

給水装置工事申請書

申請年月日 ○○年 ○月 ○日		受付印		番	水栓番号	第 号	
受付番号 第 号				号	使用者番号	第 号	
給水種類 <input checked="" type="checkbox"/> 専用 <input type="checkbox"/> 連用 <input type="checkbox"/> 共用 <input type="checkbox"/> 私設消火栓				メ	出庫日	口 径・個 数	出庫者印
工事種別 <input checked="" type="checkbox"/> 新設 <input type="checkbox"/> 改造 <input type="checkbox"/> 見込 <input type="checkbox"/> 修繕 <input type="checkbox"/> 廃止 <input type="checkbox"/> 一部撤去				ー	令和 年 月 日	φ 20mm × 1個 φ mm × 個 φ mm × 個	
給水方式 <input checked="" type="checkbox"/> 直結直圧 <input type="checkbox"/> 直結増圧 <input type="checkbox"/> 受水槽				タ	着工予定日	○○年 ○月 ○日	
受水槽 計量方式 <input type="checkbox"/> 各戸 <input type="checkbox"/> 一括					しゅん工予定日	○○年 ○月 ○日	
工事場所 山陽小野田市 ○○○○ (自治会名) (○○○ 自治会)				特記事項 ① ②			
山陽小野田市水道事業管理者 あて 給水装置工事申請者 (給水装置所有者) 住所 山陽小野田市○○○○○ フリガナ スイドウ タロウ 氏名 ※1 水道 太郎				支管分岐	承諾者 (水栓番号)		
電話 このたび、上記工事場所に給水装置工事を申請いたします。 なお、工事申請にあたり、第三者からの異議の申し立てを受けたときは、この給水装置の所有者として私方で責任をもって解決します。 また、この申請にあたっては、下記の指定給水装置工事事業者に委任いたします。				承諾	住所 氏名 印		
指定給水装置工事事業者 事業者証番号 (○ 号) 住所 山陽小野田市○○○○○ 氏名 ※1 (株) △△△水道				土地使用	承諾者 住所 氏名 印		
この申請の給水装置工事については、山陽小野田市の条例、規程、「給水装置等の設計施工事務取扱要領」を遵守し、誠実に施行します。 なお、検査日より2年以内に施行部分が、かさに起因して破損したときは、無償で修理いたします。				承諾	※2 利害関係人の承諾欄 住所 氏名 印		
主任技術者 氏名 ※1 水道 二郎 免状交付番号 (○○○○) 連絡先電話 (○) 配管技能者 氏名 ※1 水道 三郎				家屋所有	承諾者 住所 氏名 印		
審査決裁				その他利害関係承諾添付書	<input type="checkbox"/> 土地使用承諾書 <input type="checkbox"/> 給水装置分岐承諾書(連合管所有者・使用者) <input type="checkbox"/> 給水装置工事同意書(自治会長) <input type="checkbox"/> 用水路使用承諾書 <input type="checkbox"/> 給水装置所有権移転届 <input type="checkbox"/> 道路占用許可書 <input type="checkbox"/> その他		
				道路占用許可書等	種 別	国・県・市道・他 ()	
				加	許可日	年 月 日	
				入	許可No.	号	
				金	領収額合計(円)		
				給水装置工事見積額			承認印
				○○○ (千円)			
				申請手数料	受領済印		
				1,000円			
				しゅん工検査年月日 年 月 日			
				検査立会人氏名 ※1 水道 二郎			
				しゅん工決裁	検査官		

赤字部分記入 ※記名のみで可 申請配管図（平面図）


水栓番号	第	号	工事場所	山陽小野田市 ○○○○○	工事申請者	※ 水道 太郎
------	---	---	------	--------------	-------	---------

(縮尺 /)

平面図面 別紙提出可

メータ設置詳細図

記入例

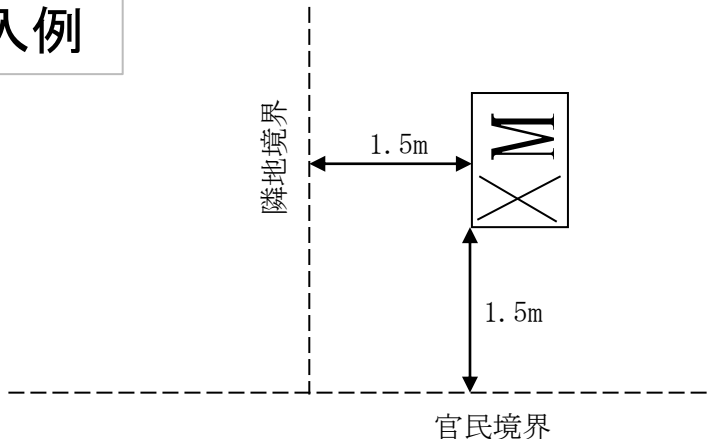

赤字部分記入 ※記名のみで可 申請配管図（立面図）

（縮尺 1/ ）

立面図面 別紙提出可

赤字部分記入 ※記名のみで可 給水装置工事しゅん工検査申請書

給水装置完成配管図 (平面図)

水栓番号	第	号	工事場所	山陽小野田市 ○○○○○	工事申請者	※ 水道 太郎
------	---	---	------	--------------	-------	---------

(縮尺 1/)

平面図面 別紙提出可

○○年 ○月 ○日

山陽小野田市給水条例第6条第2項の規定により検査を申請いたします。

主任技術者
氏名 ※ 水道 二郎

完 成 ○○年 ○月 ○日 確認


指定給水装置工事事業者

※ (株) △△△水道

自主検査 ○○年 ○月 ○日 確認

メータ設置詳細図

記入例

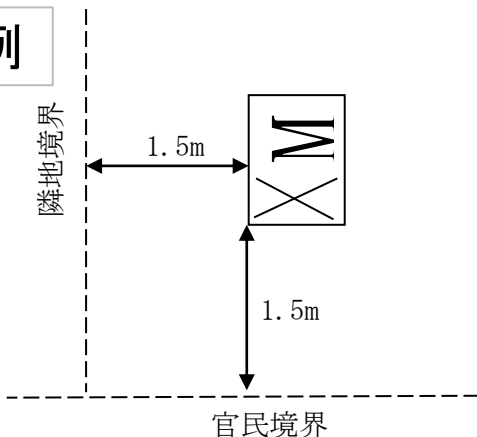

給水装置完成配管図 (立面図)

(縮尺 1/)

立面図面 別紙提出可