


記入例

給水装置施工管理図

受付第	号	承認番号	第Q6101-〇-〇号	工事場所	山陽小野田市〇〇〇
工事施工日	〇年〇月〇日	水栓番号	第〇〇〇〇号	申請者氏名	水道 太郎
		使用者番号	第〇〇〇〇号	使用者氏名	
工事概要	配水管 管 <input checked="" type="checkbox"/> CIP・DIP 分水栓口径 (φ 20 mm) 型式 (〇〇式) 口径 (φ 100 mm) <input type="checkbox"/> PP・HPPE 管路番号No. 種 <input type="checkbox"/> VP・HIVP 水圧試験 <input checked="" type="checkbox"/> 正常 水質試験 <input checked="" type="checkbox"/> 正常				
指定給水装置	※ △△△水道		主任技術者氏名	※ 水道 一郎	
工事事業者名			配管技術者氏名	※ 水道 二郎	

平面図 (縮尺/)

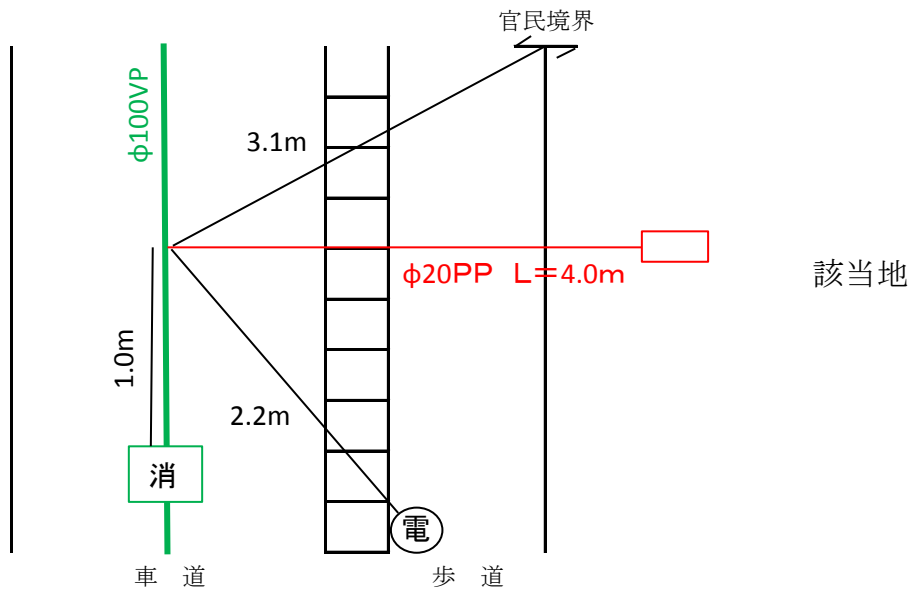

断面図 (縮尺/)

