

給 水 装 置 工 事 申 請 書											
申請年月日 〇〇年 〇月 〇日			受 付 印		番 号	水 栓 番 号		第 号			
受付番号 第 号					号	使 用 者 番 号		第 号			
					メ ー タ ー	出 庫 日 令和 年 月 日		口 径・個 数 φ 20mm× 1個 φ mm× 個 φ mm× 個		出庫者印	
給 水 種 類 ☒ 専用 ☐ 連用 ☐ 共用 ☐ 私設消火栓					着 工 予 定 日 〇〇年 〇月 〇日						
工 事 種 別 ☒ 新設 ☐ 改造 ☐ 見込 ☐ 修繕 ☐ 廃止 ☐ 一部撤去					しゅん工予定日 〇〇年 〇月 〇日						
給 水 方 式 ☒ 直結直圧 ☐ 直結増圧 ☐ 受水槽					特記事項 ① ②						
受 水 槽 計 量 方 式 ☐ 各戸 ☐ 一括					支管分岐 承 諾		承諾者（水栓番号 住 所 氏 名 印				
工 事 場 所 (自治会名) (〇〇 自治会)					土地使 用 承 諾		承諾者 住 所 氏 名 印				
山陽小野田市〇〇〇〇〇 山陽小野田市水道事業管理者 あて 給水装置工事申請者（給水装置所有者） 住 所 山陽小野田市〇〇〇〇〇 フリガナ 〇〇 〇〇 氏 名 ※1 〇〇 〇〇 電 話 〇〇〇-〇〇〇〇-〇〇〇〇 このたび、上記工事場所に給水装置工事を申請いたします。 なお、工事申請にあたり、第三者からの異議の申し立てを受けたときは、この給水装置の所有者として私方で責任をもって解決します。 また、この申請にあたっては、下記の指定給水装置工事事業者に委任いたします。 指定給水装置工事事業者 事業者証番号 (〇 号) 住 所 〇〇〇〇〇 氏 名 ※1 〇〇〇〇 この申請の給水装置工事については、山陽小野田市の条例、規程、「給水装置等の設計施工事務取扱要領」を遵守し、誠実に施行します。 なお、検査日より2年以内に施行部分が、かしに起因して破損したときは、無償で修理いたします。					承諾者 住 所 氏 名 印		※2 利害関係人の承諾欄				
					その他利 害関係承 諾添付書		☐ 土地使用承諾書 ☐ 給水装置分岐承諾書(連合管所有者・使用者) ☐ 給水装置工事同意書(自治会長) ☐ 用水路使用承諾書 ☐ 給水装置所有権移転届 ☐ 道路占用許可書 ☐ その他				
					道路占用 許可書等		種 別 国・県・市道・他 () 許可日 年 月 日 許可No. 号				
					加 入 金		口径 × 件数 × 加入金 mm × 件 × = mm × 件 × = mm × 件 × = 領収額合計(円)		受領済印		
					給水装置工事見積額 〇〇〇 (千円)		承 認 印				
					申請手数料 1,000円		受領済印				
					しゅん工検査年月日 年 月 日 検査立会人氏名 ※1 〇〇 〇〇						
主任技術者 氏名 ※1 〇〇 〇〇 免 状 交 付 番 号 (〇〇〇〇〇) 連 絡 先 電 話 (〇〇〇-〇〇〇〇-〇〇〇〇) 配管技能者 氏名 ※1 〇〇 〇〇					しゅん工決裁		検査官				
審査決裁											

付近の見取図及び使用材料

赤枠内、赤字部分を記入すること
付近の見取図は、別紙提出も可

記入例



使 用 材 料

区分	名 称	型 式	数 量	単 位	区分	名 称	型 式	数 量	単 位
公道部分	サドル分水栓(CIP用)	φ 300×φ 20	1	ヶ	宅地内部分	PP	φ 20	1.5	m
	PP	φ 20	3.5	m		HIVP	φ 20	32.5	m
	継手類	一式				HIVP	φ 13	0.5	m
						PBP	φ 16	4.0	m
						PBP	φ 13	26.5	m
						継手類	一式		

赤枠内、赤字部分を記入すること
※1：記名のみで可


申請配管図（平面図）

記入例

水栓番号	第	号	工事場所	山陽小野田市〇〇〇〇〇	工事申請者	※1 〇〇 〇〇
------	---	---	------	-------------	-------	----------

申請配管図(平面図)は、別紙提出も可

(縮尺1/200)

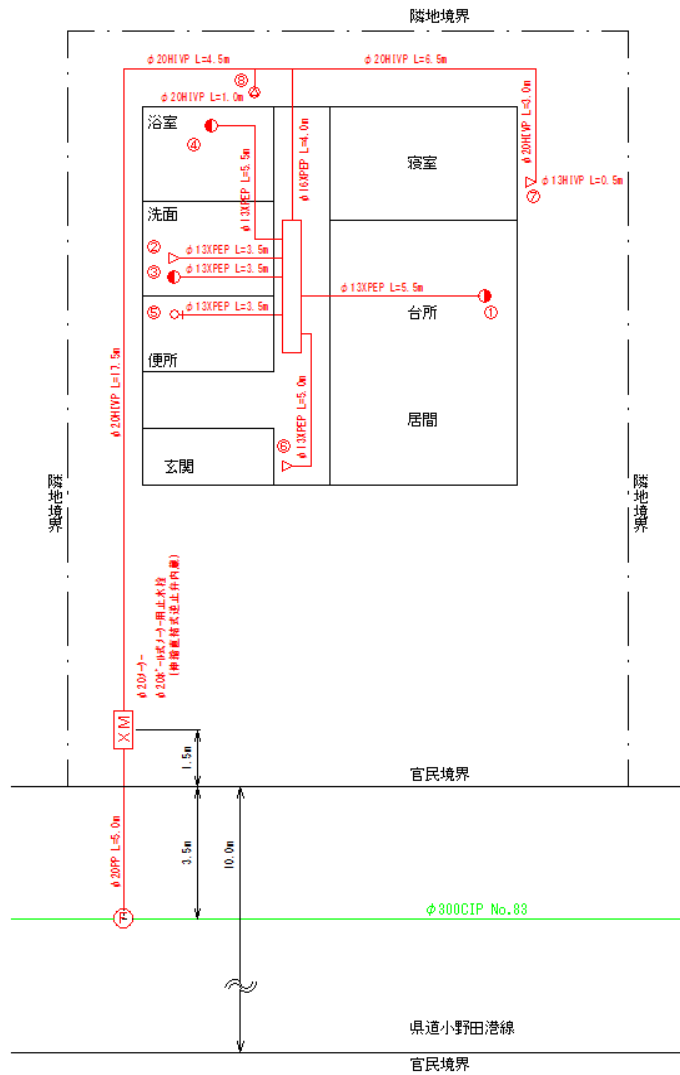


給水用具	呼び径
① 台所流し(混合水栓、止水栓)	φ13
② 洗濯流し	φ13
③ 洗面器(混合水栓、止水栓)	φ13
④ 浴槽(洋)(混合水栓)	φ13
⑤ 大便器(和・洋)(混合水栓、止水栓)	φ13
⑥ 手洗器	φ13
⑦ 散水	φ13
⑧ ガス給湯器(逆止弁付止水栓)	φ20

※給水用具の用途、呼び径を記入すること

※配管図に使用する表示線は、次に掲げるところによる
新設給水管(直結直圧部)・・・赤色の実線
新設給水管(直結増圧以降)・・・赤色の破線
新設給水管(貯水槽以降)・・・赤色の一点鎖線
既設給水管(直結直圧部)・・・青色の実線
既設給水管(直結増圧以降)・・・青色の破線
既設給水管(貯水槽以降)・・・青色の一点鎖線
残置管・・・・・・・・・・・・・黒色の破線
撤去管・・・・・・・・・・・・・撤去部分赤斜線
配水管・・・・・・・・・・・・・緑色の実線

メータ設置詳細図

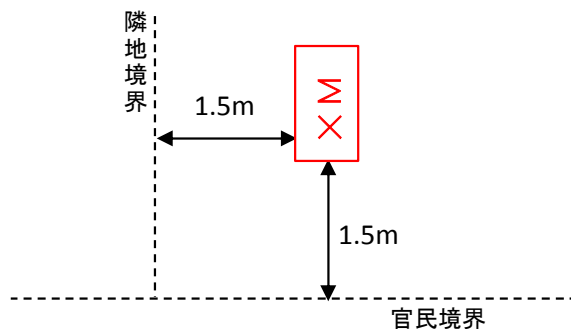


申請配管図（立面図）

記入例

赤枠内を記入すること
申請配管図(立面図)は、別紙提出も可

(縮尺1/200)

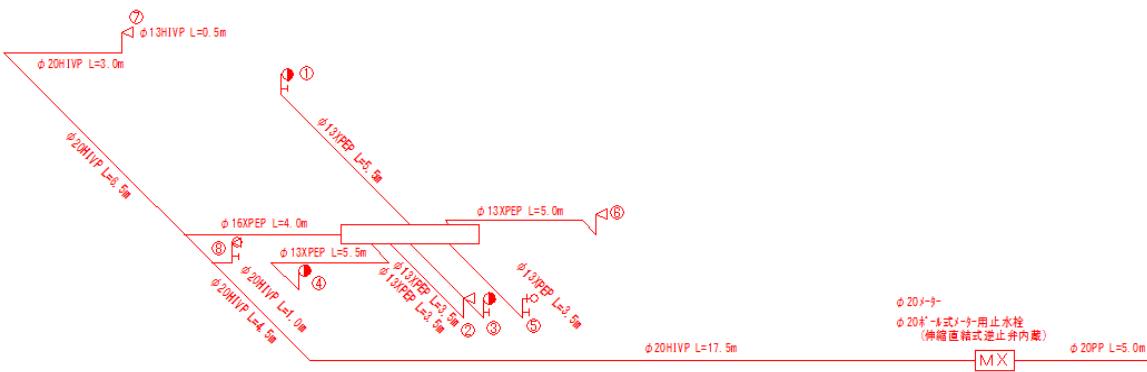

2階までの一戸建て専用住宅については、申請配管図(立面図)の提出が省略可

赤枠内、赤字部分を記入すること
※ 1 : 記名のみで可

給水装置工事しゅん工検査申請書


記入例

給水装置完成配管図 (平面図)

水栓番号	第〇〇〇〇〇号	工事場所	山陽小野田市〇〇〇〇〇	工事申請者	※ 1 〇〇 〇〇
------	---------	------	-------------	-------	-----------

申請配管図(平面図)は、別紙提出も可

(縮尺 1/200)

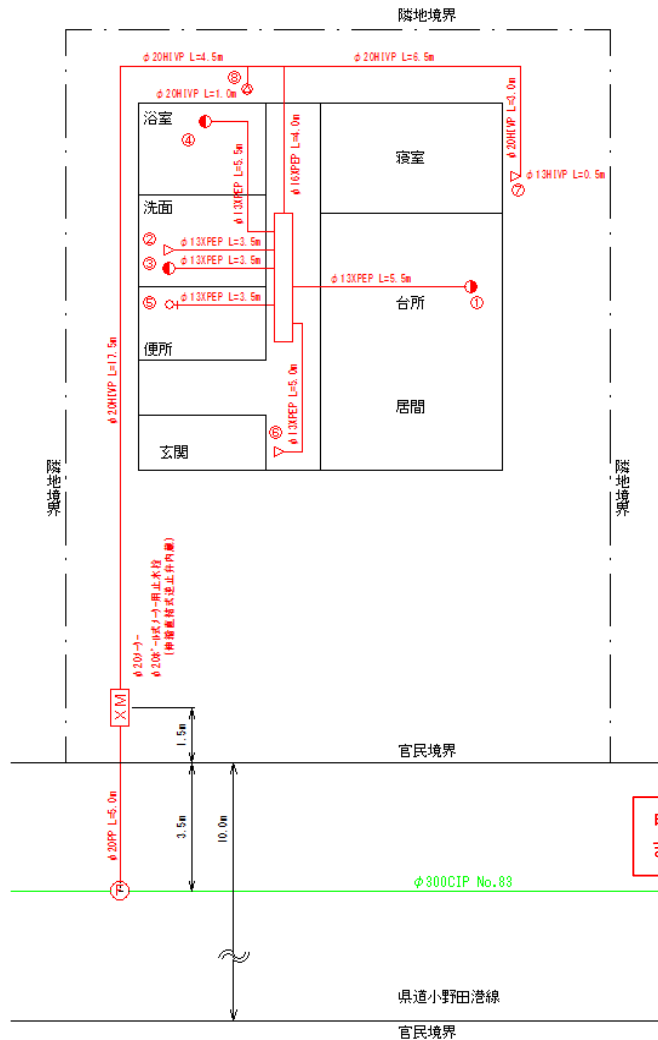

給水用具	呼び径
① 台所流し(混合水栓、止水栓)	φ13
② 洗濯流し	φ13
③ 洗面器(混合水栓、止水栓)	φ13
④ 浴槽(洋)(混合水栓)	φ13
⑤ 大便器(洋)(混合水栓、止水栓)	φ13
⑥ 手洗器	φ13
⑦ 散水	φ13
⑧ 給湯器(逆止弁付止水栓)	φ20




※給水用具の用途、呼び径を記入すること

※配管図に使用する表示線は、次に掲げるところによる

- 新設給水管(直結直圧部)・・・赤色の実線
- 新設給水管(直結増圧以降)・・・赤色の破線
- 新設給水管(貯水槽以降)・・・赤色の一点鎖線
- 既設給水管(直結直圧部)・・・青色の実線
- 既設給水管(直結増圧以降)・・・青色の破線
- 既設給水管(貯水槽以降)・・・青色の一点鎖線
- 残置管・・・・・・・・・・黒色の破線
- 撤去管・・・・・・・・・・撤去部分赤斜線
- 配水管・・・・・・・・・・緑色の実線

申請配管図に変更がある場合は事前に協議すること
また、変更した場合、配管図に反映させること

メータ設置詳細図

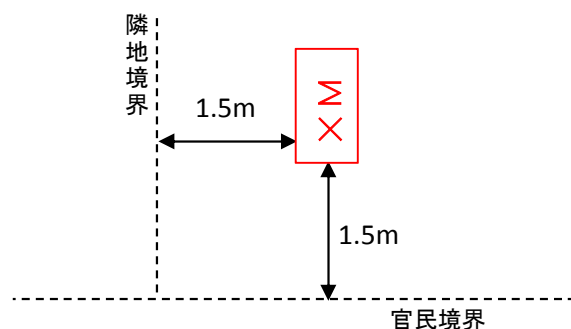

〇〇年 〇月 〇日

山陽小野田市給水条例第 6 条第 2 項の規定により検査を申請いたします。

主任技術者

氏 名 ※ 1 〇〇 〇〇

完 成 〇〇年 〇月 〇日 確認

指定給水装置工事事業者

※ 1 〇〇〇〇


自主検査 〇〇年 〇月 〇日 確認

給水装置完成配管図（立面図）

記入例

赤枠内を記入すること
申請配管図(立面図)は、別紙提出も可

(縮尺 1/200)

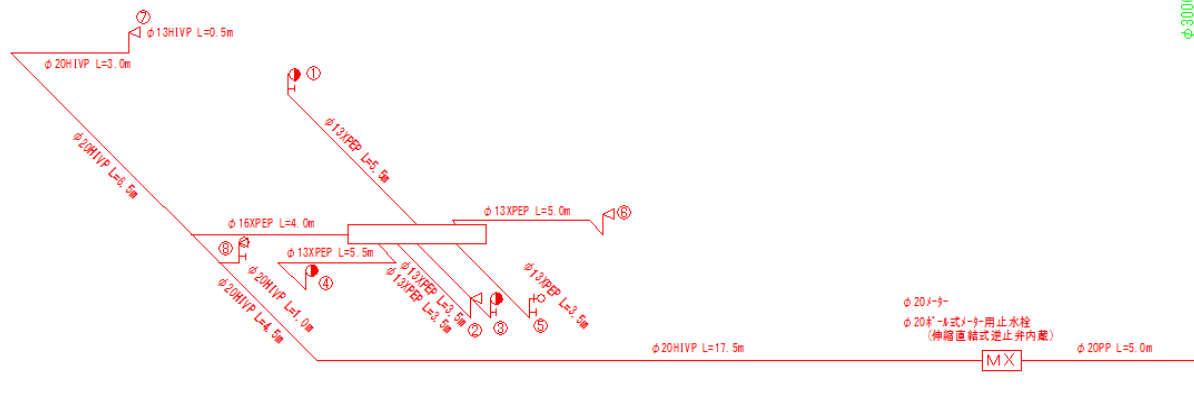

2階までの一戸建て専用住宅については、申請配管図(立面図)の提出が省略可

申請配管図に変更がある場合は事前に協議すること
また、変更した場合、配管図に反映させること