


様式第3号
赤字部分を記入すること
※1：記名のみで可

給水装置施工管理図

記入例

受付第	号	承認番号	第Q6101-○-○号	工事場所	山陽小野田市○○○○○
工事施工日		水栓番号	第○○○○○○号	申請者氏名	※1 ○○ ○○
○○年○月○日		使用者番号	第○○○○○○号	使用者氏名	※1 ○○ ○○
工事概要	配水管 口径 (φ 300mm) 管路番号No. 83	管種 ☒ CIP・DIP ☐ PP・HPPE ☐ VP・HIVP	分水栓口径 (φ 20mm) 型式 (○○式) 水圧試験 ☒ 正常 水質試験 ☒ 正常		
指定給水装置	※1 ○○○○		主任技術者氏名	※1 ○○ ○○	
工事事業者名			配管技術者氏名	※1 ○○ ○○	

平面図 (縮尺／)

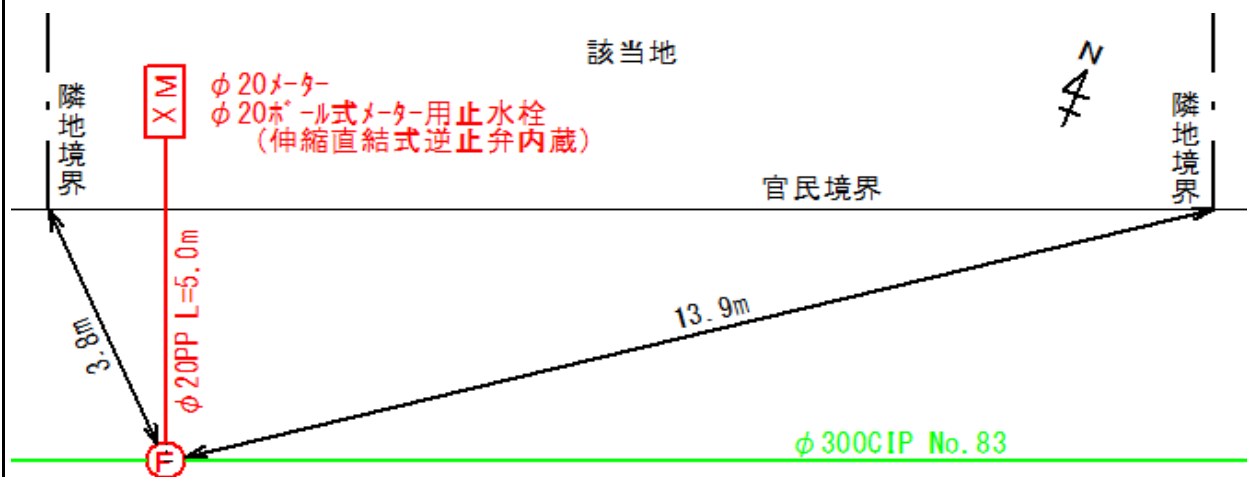

断面図 (縮尺／)

